


INSTALACJA WENTYLACJI MECHANICZNEJ


RZUT PRZYZIEMIA skala 1:100

ZAKRES DZIAŁALNOŚCI: AMBICEN 2015

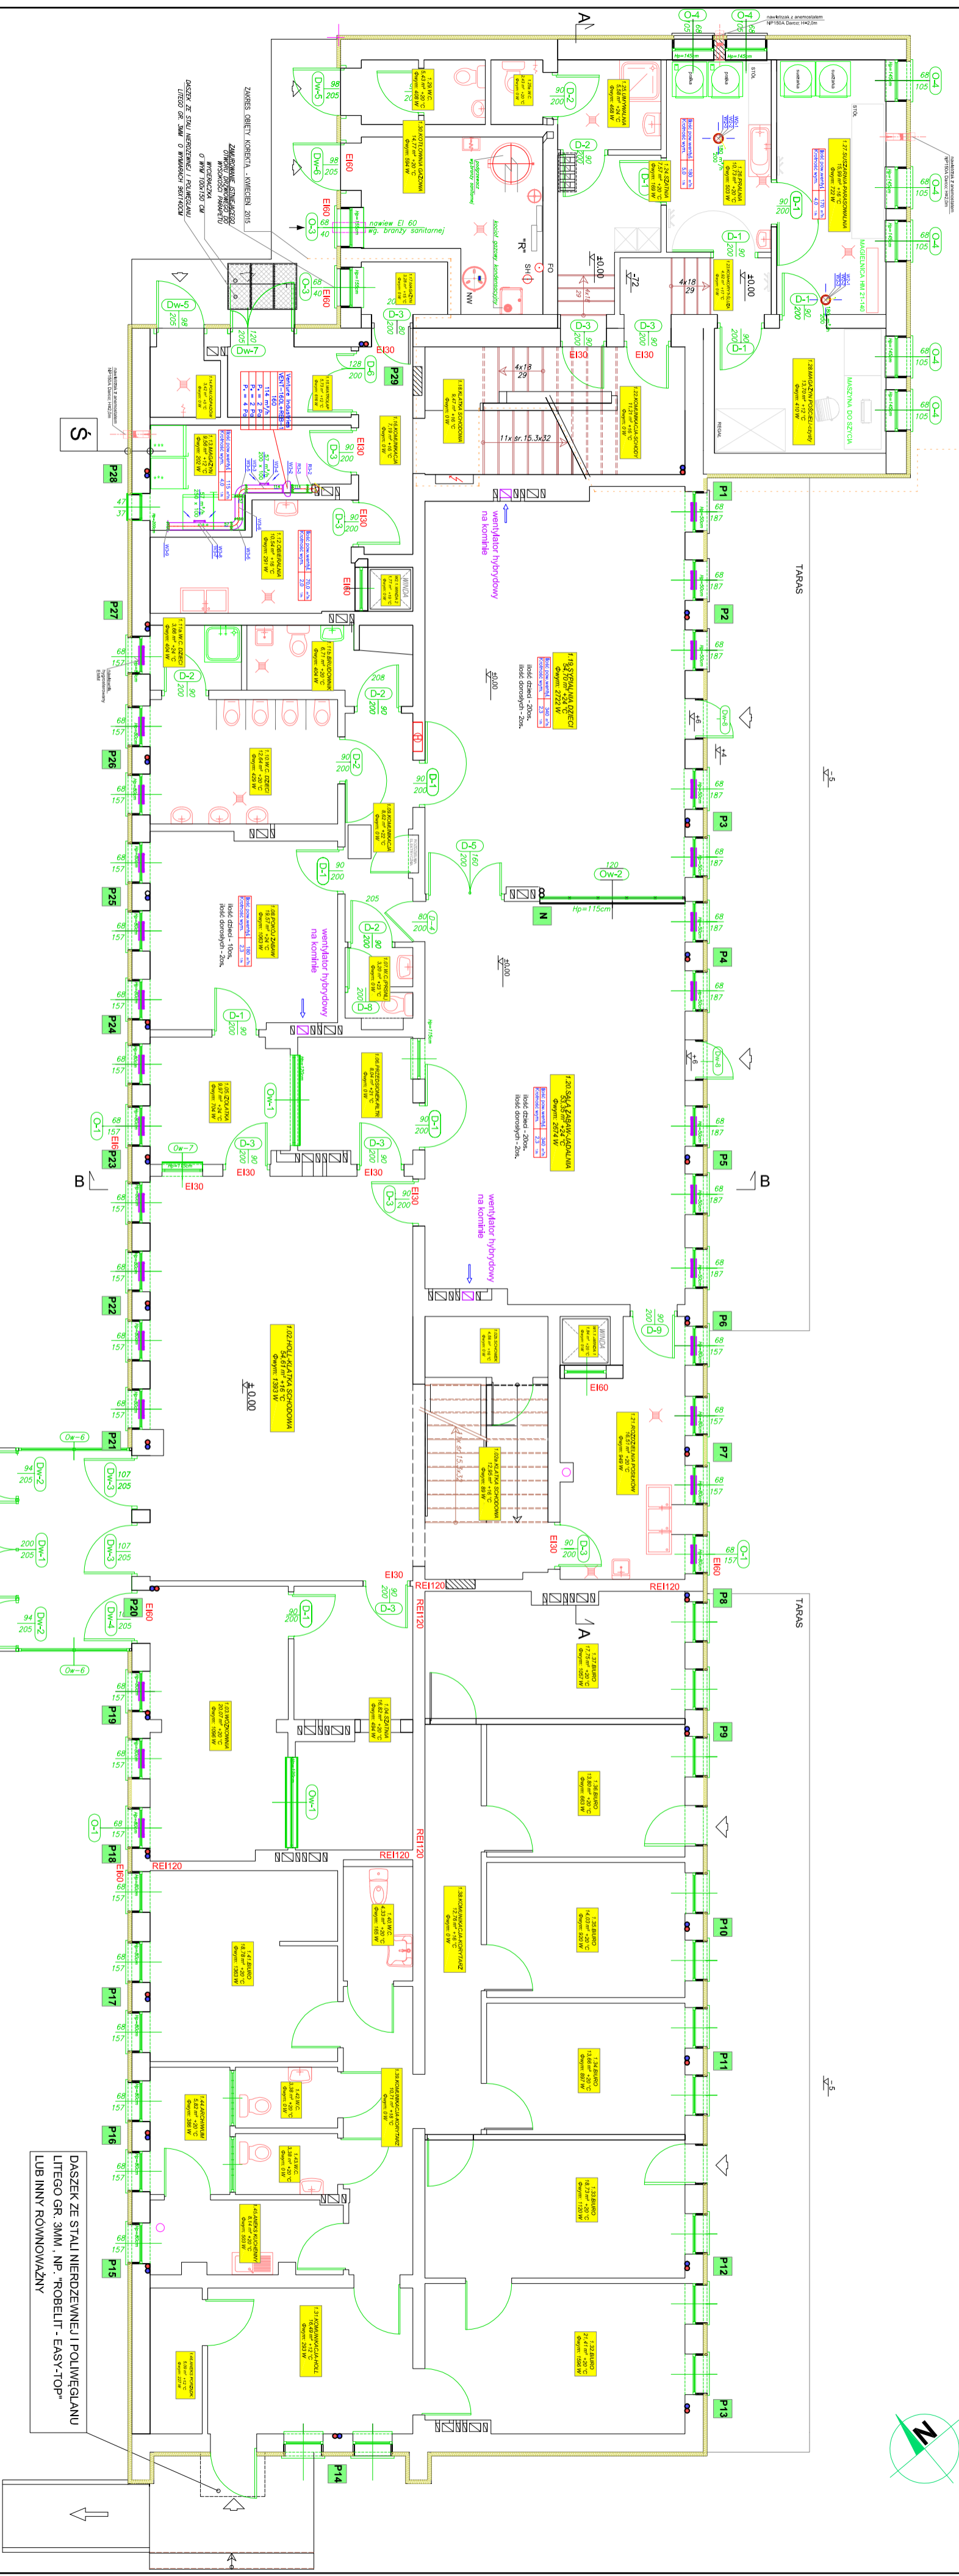

ZESTAWIENIE POMIESZCZENI

NR. POK.	NAZWA POMIESZCZENIA	POBLOGA	TON. UŁ.1	POBLOGA	TON. UŁ.1
101	PRZEDSIĘBIORCZOŚĆ	P.V.T.N. CERAMICZNE	10,80	P.V.T.N. CERAMICZNE	8,82
102	BIURO - KUCHNIA SPOŻYWCZA	WYKŁADZINA PCV	12,80	P.V.T.N. CERAMICZNE	8,82
103	WOSKOWNA	P.V.T.N. CERAMICZNE	17,20	P.V.T.N. CERAMICZNE	9,84
104	BIURO	WYKŁADZINA PCV	14,11	P.V.T.N. CERAMICZNE	13,12
105	BIURO	WYKŁADZINA PCV	8,19	P.V.T.N. CERAMICZNE	10,13
106	BIURO	WYKŁADZINA PCV	6,80	P.V.T.N. CERAMICZNE	3,82
107	BIURO	WYKŁADZINA PCV	2,40	P.V.T.N. CERAMICZNE	12,12
108	BIURO	WYKŁADZINA PCV	17,11	P.V.T.N. CERAMICZNE	14,15
109	BIURO	WYKŁADZINA PCV	7,20	P.V.T.N. CERAMICZNE	7,90
110	BIURO	WYKŁADZINA PCV	12,30	P.V.T.N. CERAMICZNE	13,30
111	BIURO	WYKŁADZINA PCV	13,30	P.V.T.N. CERAMICZNE	12,81
112	BIURO	WYKŁADZINA PCV	5,50	P.V.T.N. CERAMICZNE	11,84
113	BIURO	WYKŁADZINA PCV	7,80	P.V.T.N. CERAMICZNE	10,80
114	BIURO	WYKŁADZINA PCV	1,30	P.V.T.N. CERAMICZNE	9,21
115	BIURO	WYKŁADZINA PCV	4,14	P.V.T.N. CERAMICZNE	3,23
116	BIURO	WYKŁADZINA PCV	5,97	P.V.T.N. CERAMICZNE	18,71
117	BIURO	WYKŁADZINA PCV	2,11	P.V.T.N. CERAMICZNE	2,94
118	BIURO	WYKŁADZINA PCV	7,72	P.V.T.N. CERAMICZNE	4,82
119	BIURO	WYKŁADZINA PCV	4,80	P.V.T.N. CERAMICZNE	4,82
120	BIURO	WYKŁADZINA PCV	13,30	P.V.T.N. CERAMICZNE	6,82
121	BIURO	WYKŁADZINA PCV	7,32	P.V.T.N. CERAMICZNE	3,82
122	BIURO	WYKŁADZINA PCV	1,46	P.V.T.N. CERAMICZNE	5,80
123	BIURO	WYKŁADZINA PCV	8,91	P.V.T.N. CERAMICZNE	5,80

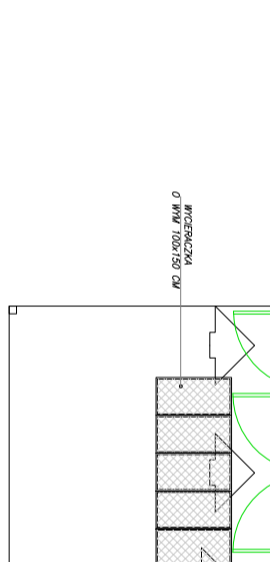

LEGENDA:

- STAN ISTNIEJĄCY (INWENTARYZACJA)
- STAN MODERNIZOWANY (PROJEKTOWANY)
- STAN WYBURZONY (PROJEKTOWANY)
- Symbol: Oznaczenie projektowanej stolarni okiennej i drzwiowej
- Symbol: Projektowany hydrant (inż. 20mm z wieżem podstawnym 2m)
- Symbol: Oznaczenie doporności okiennej stolarni okiennej i drzwiowej

UWAGI

RYСУNKI ROZPATRYWAĆ ŁĄCZNIE Z OPISEM TECHNICZNYM ORAZ PROJEKTAMI BRANŻOWYMI T.J.: KONSTRUKCJI, ELEKTRYCZNYCH I.T.P.

RZUT PRZYZIEMIA

SKALA: 1:100

BRANŻA: INSTAL.

INW.: ŻŁOBEK SAMORZĄDOWY ZDZIESZOWICE

AUTOR: inż. Józef Lis

OPRACOWAŁ: inż. Ryszard Kasowski

NR UPB. PROJ.: 151/89/0p

INSTRALACJA CENTRALNEGO OGRZEWANIA PRZEBUDOWA BUDYNKU ŻŁOBEKA SAMORZĄDOWEGO

Miejsc. dz. 69/54 km. 05, Plostożo, Z dz. nr 3 z o.w. 1 c

UMOWA

FAZA: P.I.L.

DATA: 04.2015r.

PROJEKTOWANIE I NADZÓR

01w.m.

48-303 NPSA ul. Unii Lubelskiej 11a tel. 433-13-83

Autocad R18 ENG.