



INSTALACJA KANALIZACJI SANITARNEJ

RZUT PIĘTRA skala: 1:100

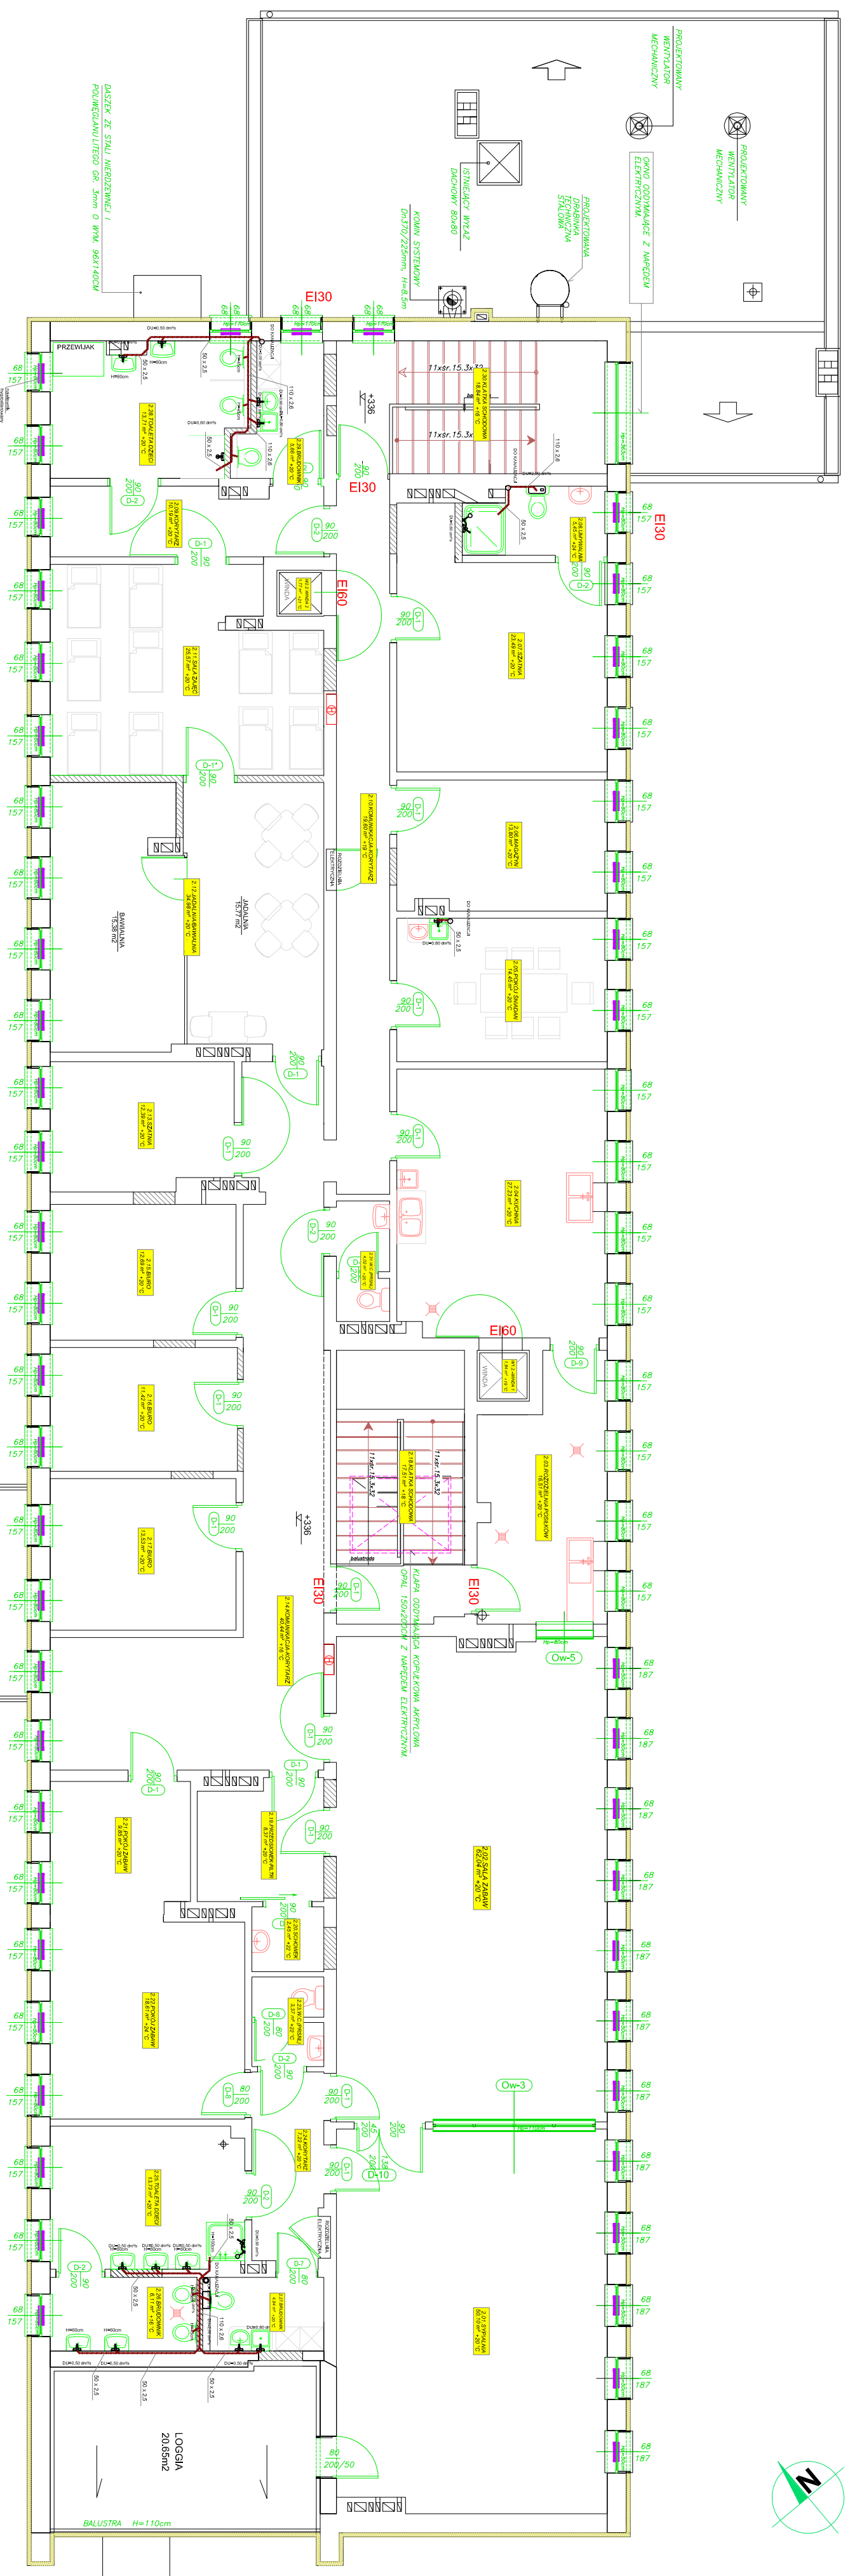

ZESTAWIENIE POMIESZCZEN

NR. SZCZEG.	NR. SZCZEG.	NAZWA POMIESZCZENIA	PODŁOGA	P.W.	NR. SZCZEG.	NR. SZCZEG.	NAZWA POMIESZCZENIA	PODŁOGA	P.W.		
1	2	3	4	5	6	7	8	9	10		
2.01	STYPIALNIA	WYKŁADZINA PCV	44,72	2.17	BIURO	WYKŁADZINA PCV	17,24	2.18	KOMUNIKACYJNY STROPIWIA	WYKŁADZINA PCV	17,24
2.02	STÓL ZABAW	WYKŁADZINA PCV	47,78	2.18	KOMUNIKACYJNY STROPIWIA	WYKŁADZINA PCV	17,24	2.19	PODŁOGI SŁOJOWE	WYKŁADZINA PCV	17,24
2.03	KUCHNIA	WYKŁADZINA PCV	29,45	2.20	KUCHNIA	WYKŁADZINA PCV	29,45	2.21	PODŁOGI SŁOJOWE	WYKŁADZINA PCV	29,45
2.04	PODŁOGI SŁOJOWE	WYKŁADZINA PCV	13,11	2.22	PODŁOGI SŁOJOWE	WYKŁADZINA PCV	13,11	2.23	PODŁOGI SŁOJOWE	WYKŁADZINA PCV	13,11
2.05	ŁAZIDŁO	WYKŁADZINA PCV	11,94	2.24	ŁAZIDŁO	WYKŁADZINA PCV	11,94	2.25	ŁAZIDŁO	WYKŁADZINA PCV	11,94
2.06	SZUFLINA	WYKŁADZINA PCV	19,12	2.26	WC PRZESŁONIE	WYKŁADZINA PCV	5,84	2.27	WC PRZESŁONIE	WYKŁADZINA PCV	5,84
2.07	ŁAZIDŁO	WYKŁADZINA PCV	3,10	2.28	KOMUNIKACYJNY STROPIWIA	WYKŁADZINA PCV	11,92	2.29	KOMUNIKACYJNY STROPIWIA	WYKŁADZINA PCV	11,92
2.08	WC	W.C.	2,24	2.30	TOILETA DZIECI	WYKŁADZINA PCV	3,03	2.31	TOILETA DZIECI	WYKŁADZINA PCV	3,03
2.09	KOMUNIKACYJNY STROPIWIA	WYKŁADZINA PCV	19,04	2.32	BRZOZOWNIA	WYKŁADZINA PCV	4,65	2.33	BRZOZOWNIA	WYKŁADZINA PCV	4,65
2.10	WC	W.C.	2,24	2.34	TOILETA DZIECI	WYKŁADZINA PCV	3,03	2.35	TOILETA DZIECI	WYKŁADZINA PCV	3,03
2.11	WC	W.C.	2,24	2.36	TOILETA DZIECI	WYKŁADZINA PCV	3,03	2.37	TOILETA DZIECI	WYKŁADZINA PCV	3,03
2.12	DZIECIĘCIE	WYKŁADZINA PCV	31,15	2.38	TOILETA DZIECI	WYKŁADZINA PCV	3,03	2.39	TOILETA DZIECI	WYKŁADZINA PCV	3,03
2.13	SZUFLINA	WYKŁADZINA PCV	13,51	2.40	KOMUNIKACYJNY STROPIWIA	WYKŁADZINA PCV	14,65	2.41	KOMUNIKACYJNY STROPIWIA	WYKŁADZINA PCV	14,65
2.14	WC	W.C.	11,60	2.42	WC PRZESŁONIE	WYKŁADZINA PCV	2,65	2.43	WC PRZESŁONIE	WYKŁADZINA PCV	2,65
2.15	GABINET PRZESŁONIE	WYKŁADZINA PCV	10,12	2.44	KONSTRUKCJA	WYKŁADZINA PCV	8,07	2.45	KONSTRUKCJA	WYKŁADZINA PCV	8,07
2.16	BIURO	WYKŁADZINA PCV	10,12	2.46	WINDY	WYKŁADZINA PCV	2,10	2.47	WINDY	WYKŁADZINA PCV	2,10

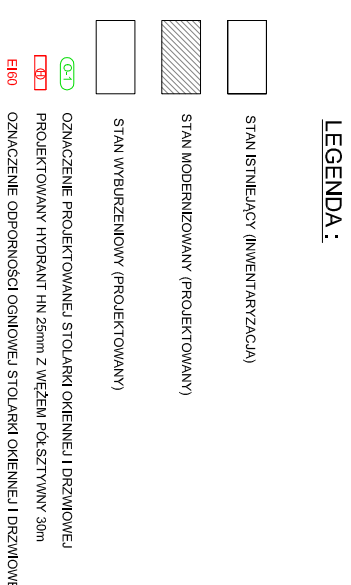

UWAGA!
RYSUNKI ROZPATRYWAĆ ŁĄCZNIE Z OPISEM TECHNICZNYM
ORAZ PROJEKTAMI BRANŻOWYMI T.J.: KONSTRUKCJI, ELEKTRYCZNYCH I.T.P.

AUTOR	mgr Józef Lis	SKALA	1:100	BRANŻA	INSTAL.
NR UPK. PROJ.	33/87/0p	KONSORCJUM PROJEKTOWE		48-303 NYSKA ul. Unii Lubelskiej 11a tel.433-13-83	
OPRACOWAŁ	mgr Ryszard Kaszowski	PROJEKTOWANIE I NADZÓR		Aldo R18 EN.	
NR UPK. PROJ.	151/89/0p	02k.s.			