


# INSTALACJA WENTYLACJI MECHANICZNEJ

## PRZEKRÓJ A-A skala: 1:100

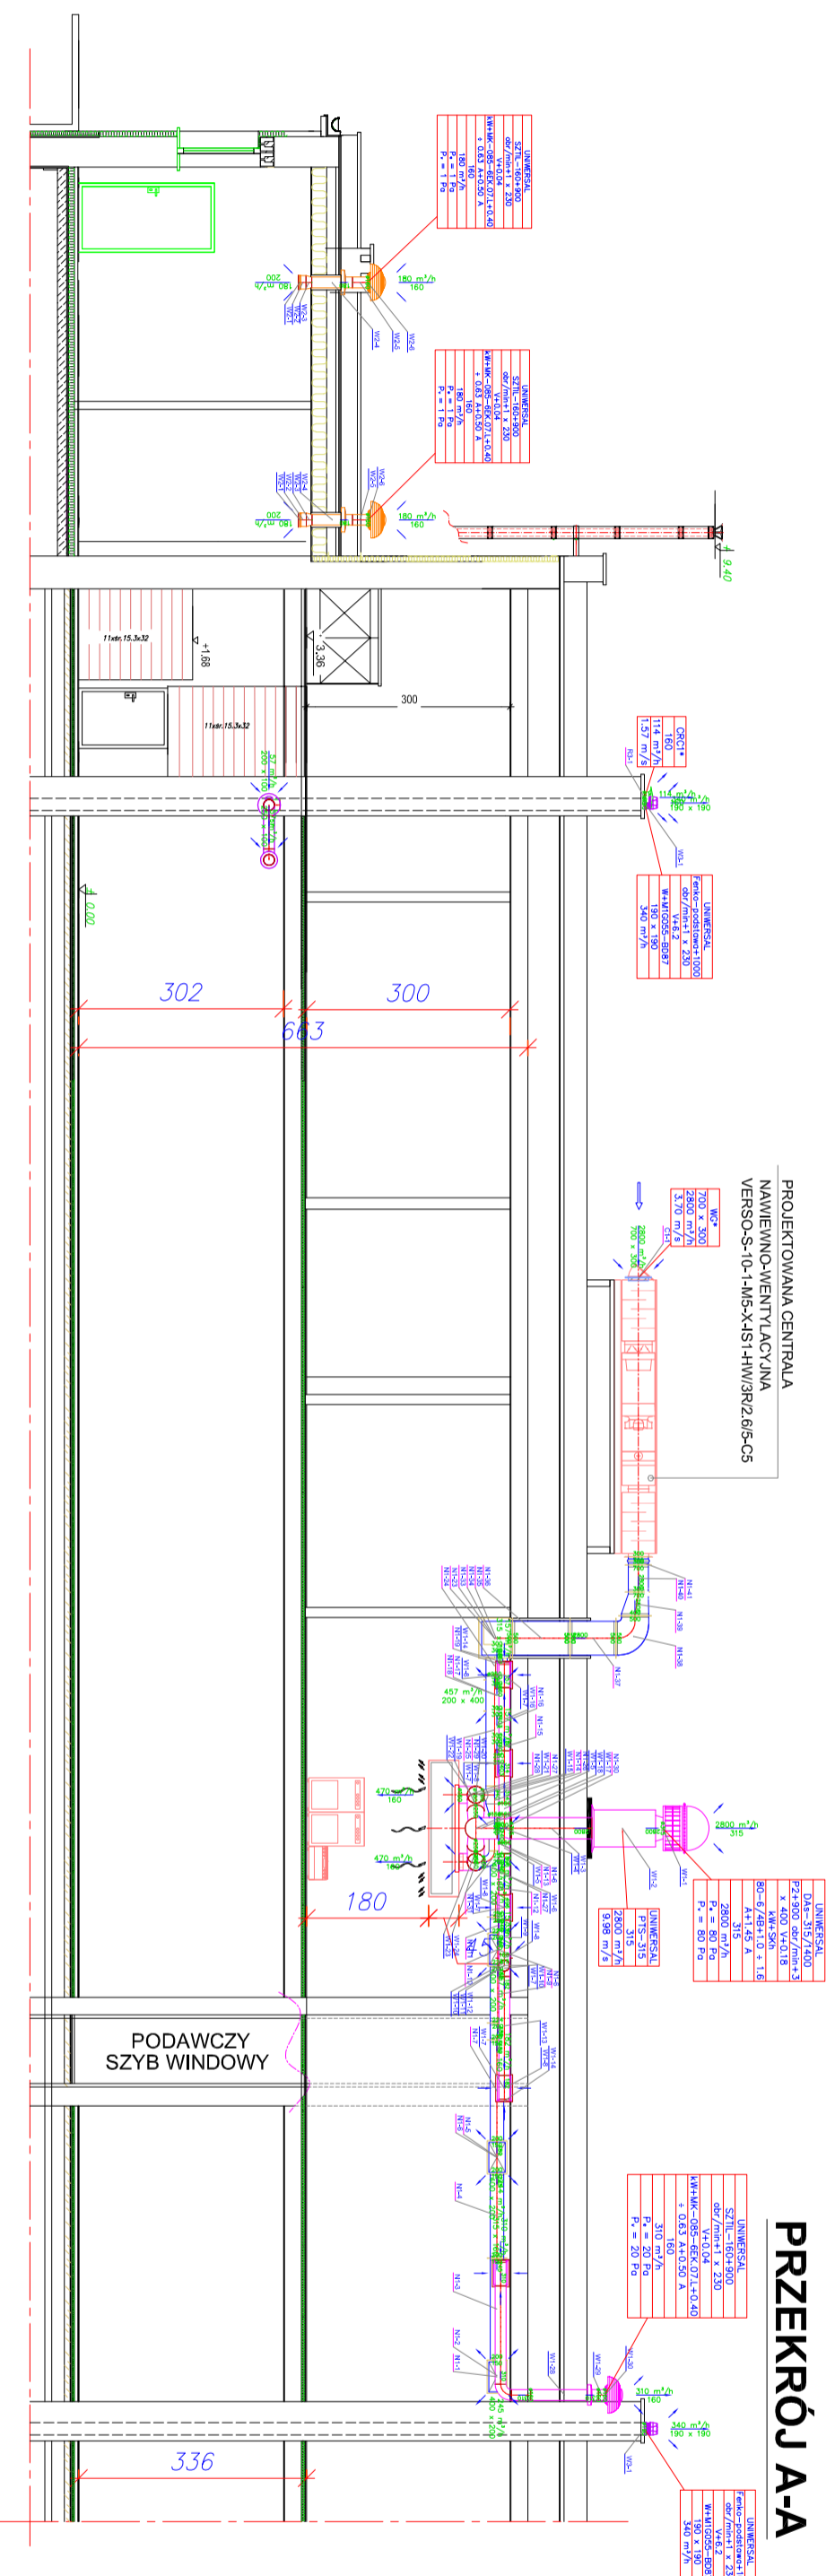

UWAGI  
RYSUNKI ROZPATRYWAĆ ŁĄCZNIE Z OPISEM TECHNICZNYM  
ORAZ PROJEKTAMI BRANŻOWYMI T.J.: KONSTRUKCJI, ELEKTRYCZNYCH ITP.

AUTOR	mgr. Józef Lis	INSTALACJA CENTRALNEGO OGRZEWANIA	UMOWA	-
NR UPK. PROJ.	33/87/0p	PRZEBUDOWA BUDYNKU ZŁOTOBKA	FAZA	P.II.
OPRACOWAŁ:	mgr. Ryszard Kaszowski	SAMORZĄDOWE	DATA	04.2015r.
NR UPK. PROJ.	151/89/0p	Wentylacja mechaniczna z odzyskiem ciepła		
<b>PRZEKRÓJ A-A</b>		SKALA 1:100	<b>KONSORCJUM PROJEKTOWE</b>	
Inw.: ZŁOBEK SAMORZĄDOWY ZDZIESZOWICE		BRANŻA: INSTAL.	PROJEKTOWANIE I NADZOR	
		48-303 WYSA. ul. Unii Lubelskiej 11a	tel.433-13-83	
			Maksym R18 ENG	