


# INSTALACJA WENTYLACJI MECHANICZNEJ

PRZEKRÓJ B - B s k a l a : 1 : 100

PRZEKRÓJ B-B

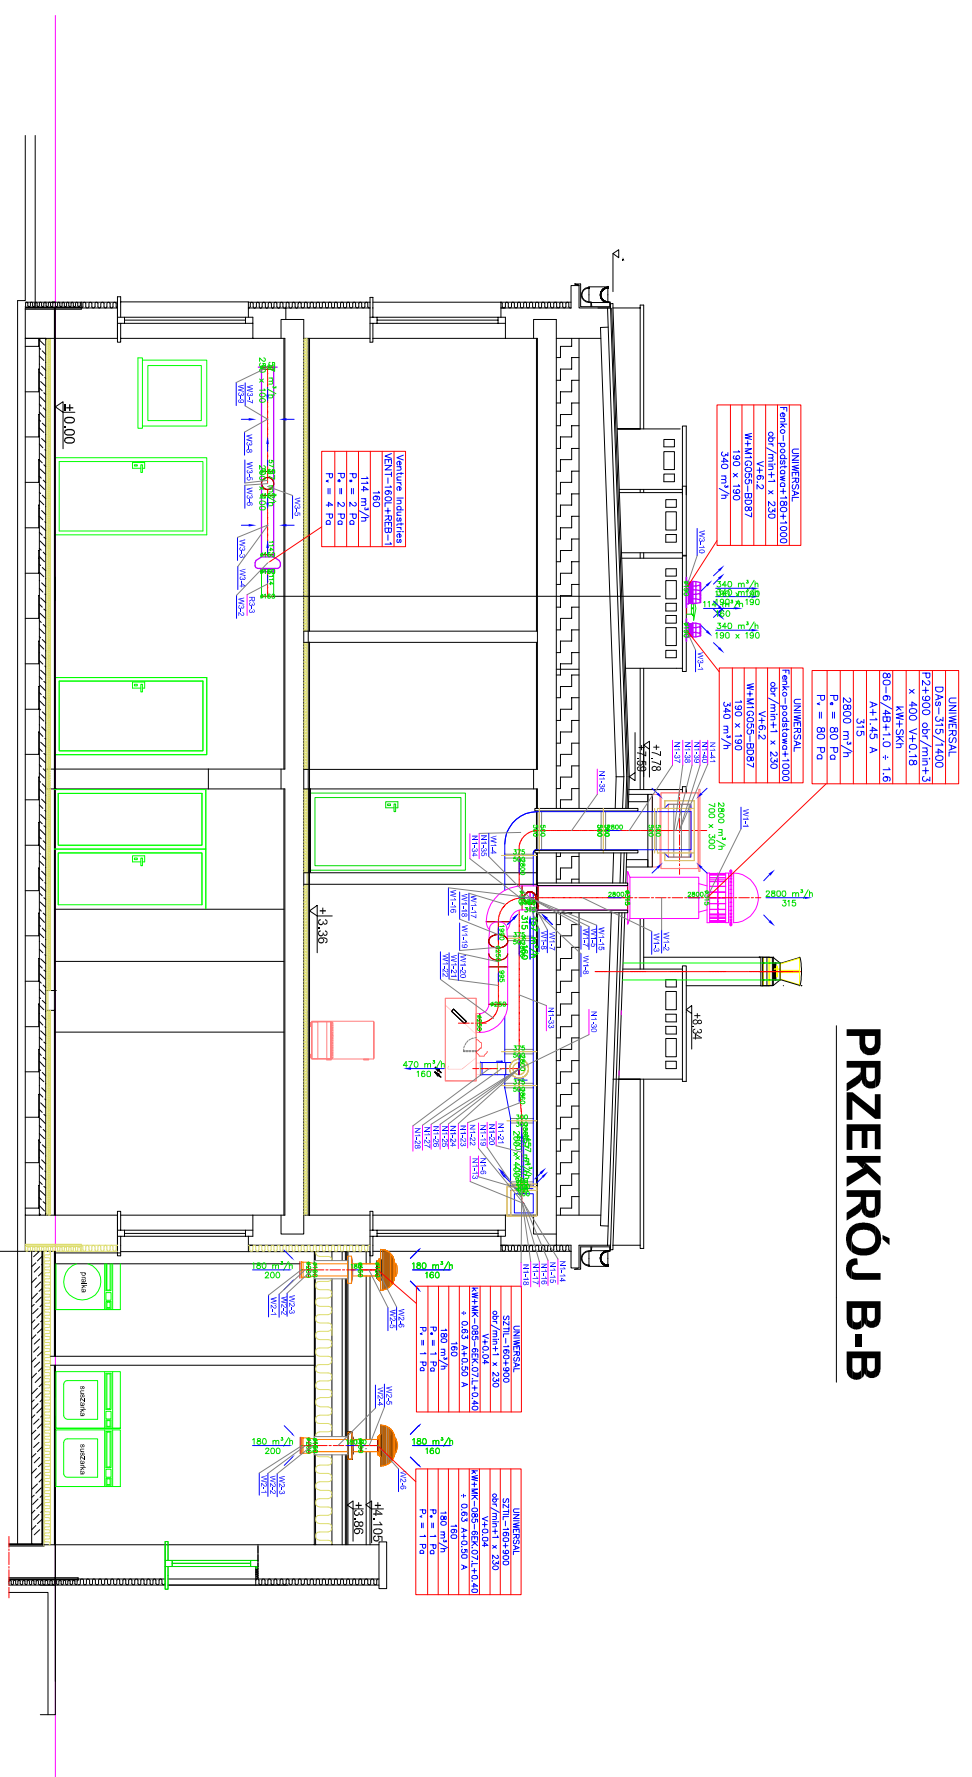

UWAGA!  
RYSUNKI ROZPATRYWAĆ ŁĄCZNIE Z OPISEM TECHNICZNYM  
ORAZ PROJEKTAMI BRANŻOWYMI T.J.: KONSTRUKCJI, ELEKTRYCZNYCH I T.P.

AUTOR	inż. Józef Lis	INSTALACJA CENTRALNEGO OGRZEWANIA	UMOWA	-
NR UPR. PROJ.	33/87/Op	PRZEBUDOWA BUDYNKU ŻŁOBKA	FAZA	P.T.I.
OPRACOWAŁ :	inż. Ryszard Kaszowski	SAMORZĄDOWEGO	DATA	04.2015r.
NR UPR. PROJ.	151/89/Op	Nr ewid. dz. 69/54 km. Os. Piastów 20 Z dziesięcio w i c e		
<b>PRZEKRÓJ B-B</b>		SKALA 1:100	Rys.	
Inw.: ŻŁOBEK SAMORZĄDOWY ZDZIESZOWICE		BRANŻA: INSTAL.	<b>KONSORCJUM PROJEKTOWE</b>	
			PROJEKTOWANIE I NADZOR	
			48-303 NYSA ul. Unii Lubelskiej 11a tel.433-13-83	
			Autocad R18 ENG.	