


INSTALACJA WENTYLACJI MECHANICZNEJ

AKSONOMETRIA INSTALACJI s k a l a : 1 : 100 : 100

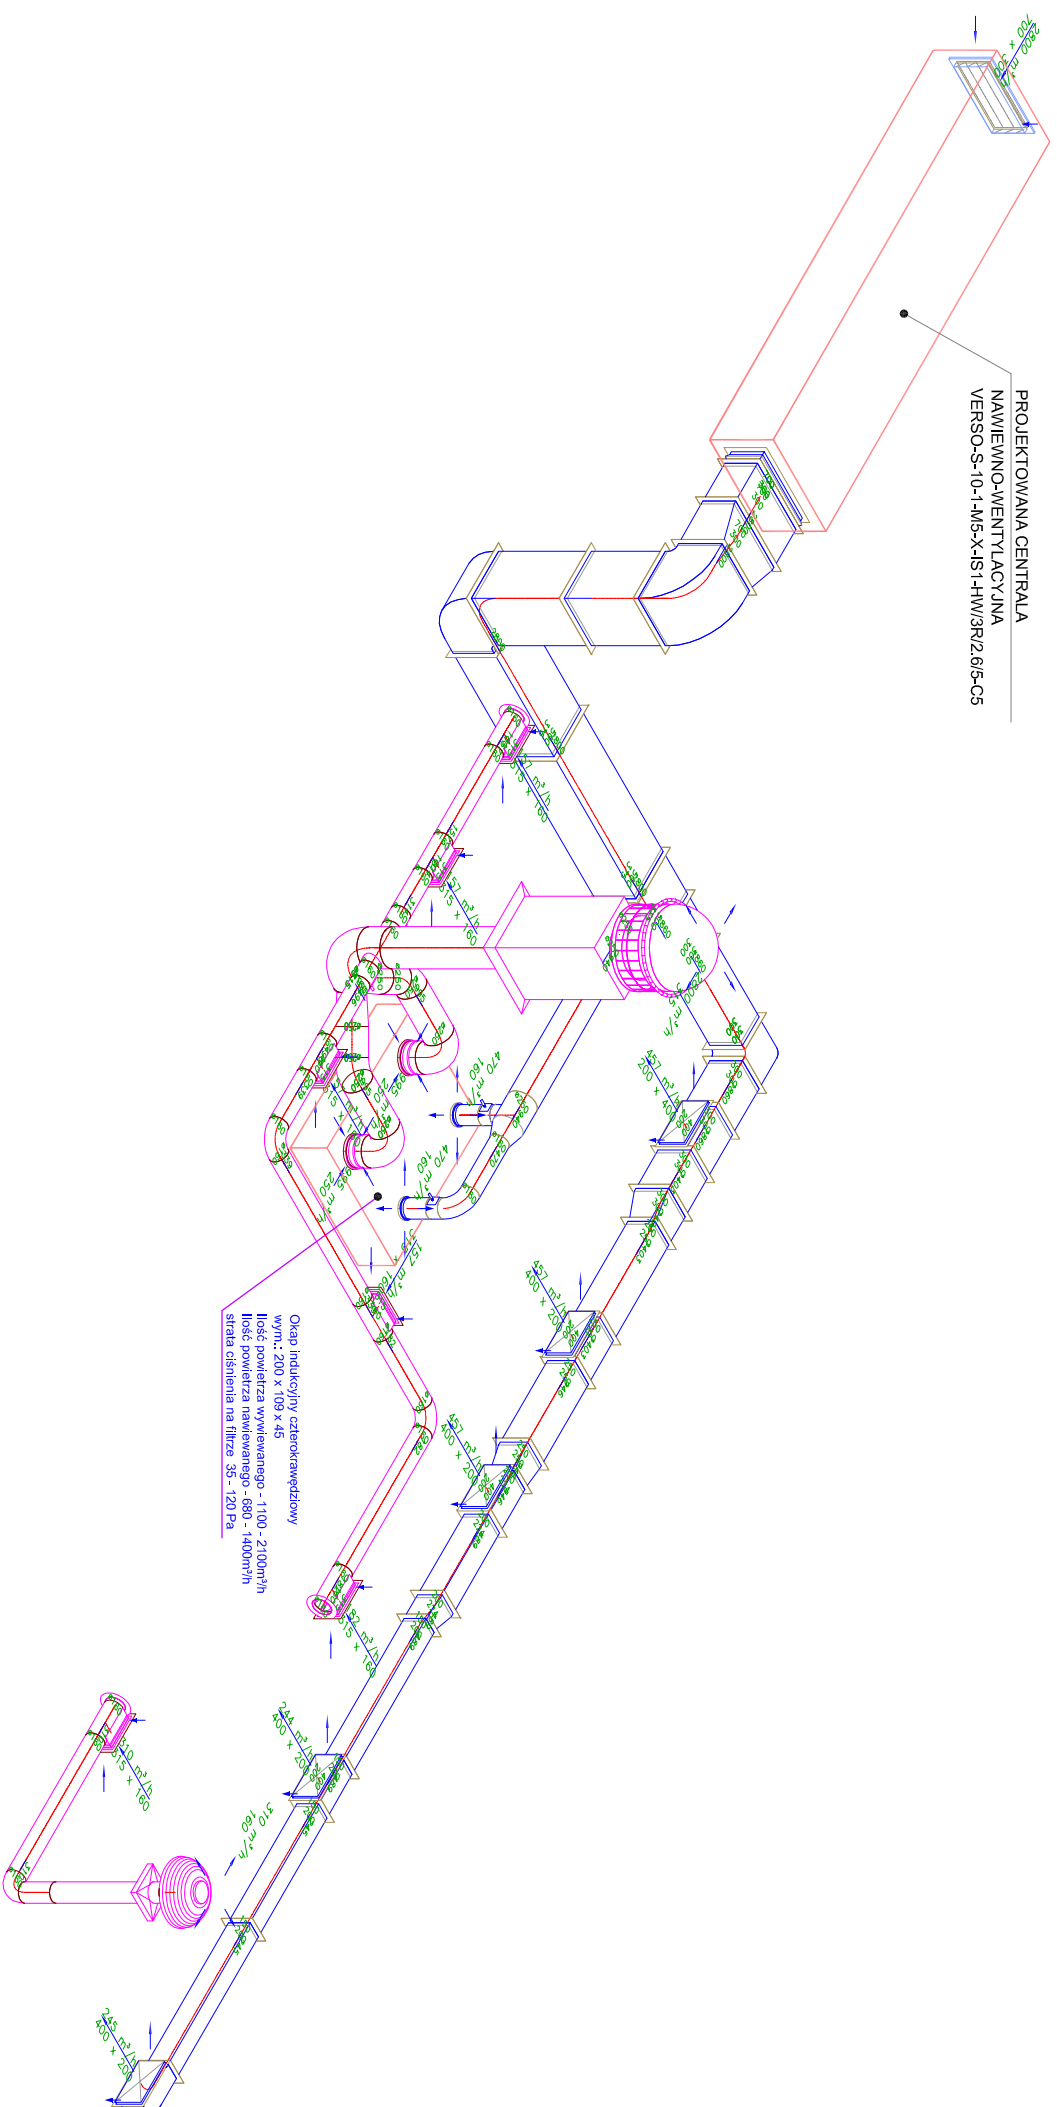

UWAGA!
RYSUNKI ROZPATRYWAĆ ŁĄCZNIE Z OPISEM TECHNICZNYM
ORAZ PROJEKTAMI BRANŻOWYMI T.J.: KONSTRUKCJI, ELEKTRYCZNYCH I T.P.

AUTOR	inż. Józef Lis	INSTALACJA CENTRALNEGO OGRZEWANIA	UMCOWA	-
NR UPR. PROJ.	33/87/Op	PRZEBUDOWA BUDYNKU ŻŁOBKA	FAZA	P.T.I.
OPRACOWAŁ :	inż. Ryszard Kaszowski	SAMORZĄDOWEGO	DATA	04.2015r.
NR UPR. PROJ.	151/89/Op	Niewidz. 69/54 km. Os. Piastów 20 Z dziesięcio w i c e		
AKSONOMETRIA		SKALA: 1:100:100	KONSORCJUM PROJEKTOWE	
Inw.: ŻŁOBEK SAMORZĄDOWY ZDZIESZOWICE		BRANŻA: INSTAL.	PROJEKTOWANIE I NADZOR	
		48-303 NYSA ul. Unii Lubelskiej 11a tel.433-13-83	Rys. 06w.m.	
			Autocad R18 ENG.	